



PLANTA BAIXA
Área 1213,60 m²

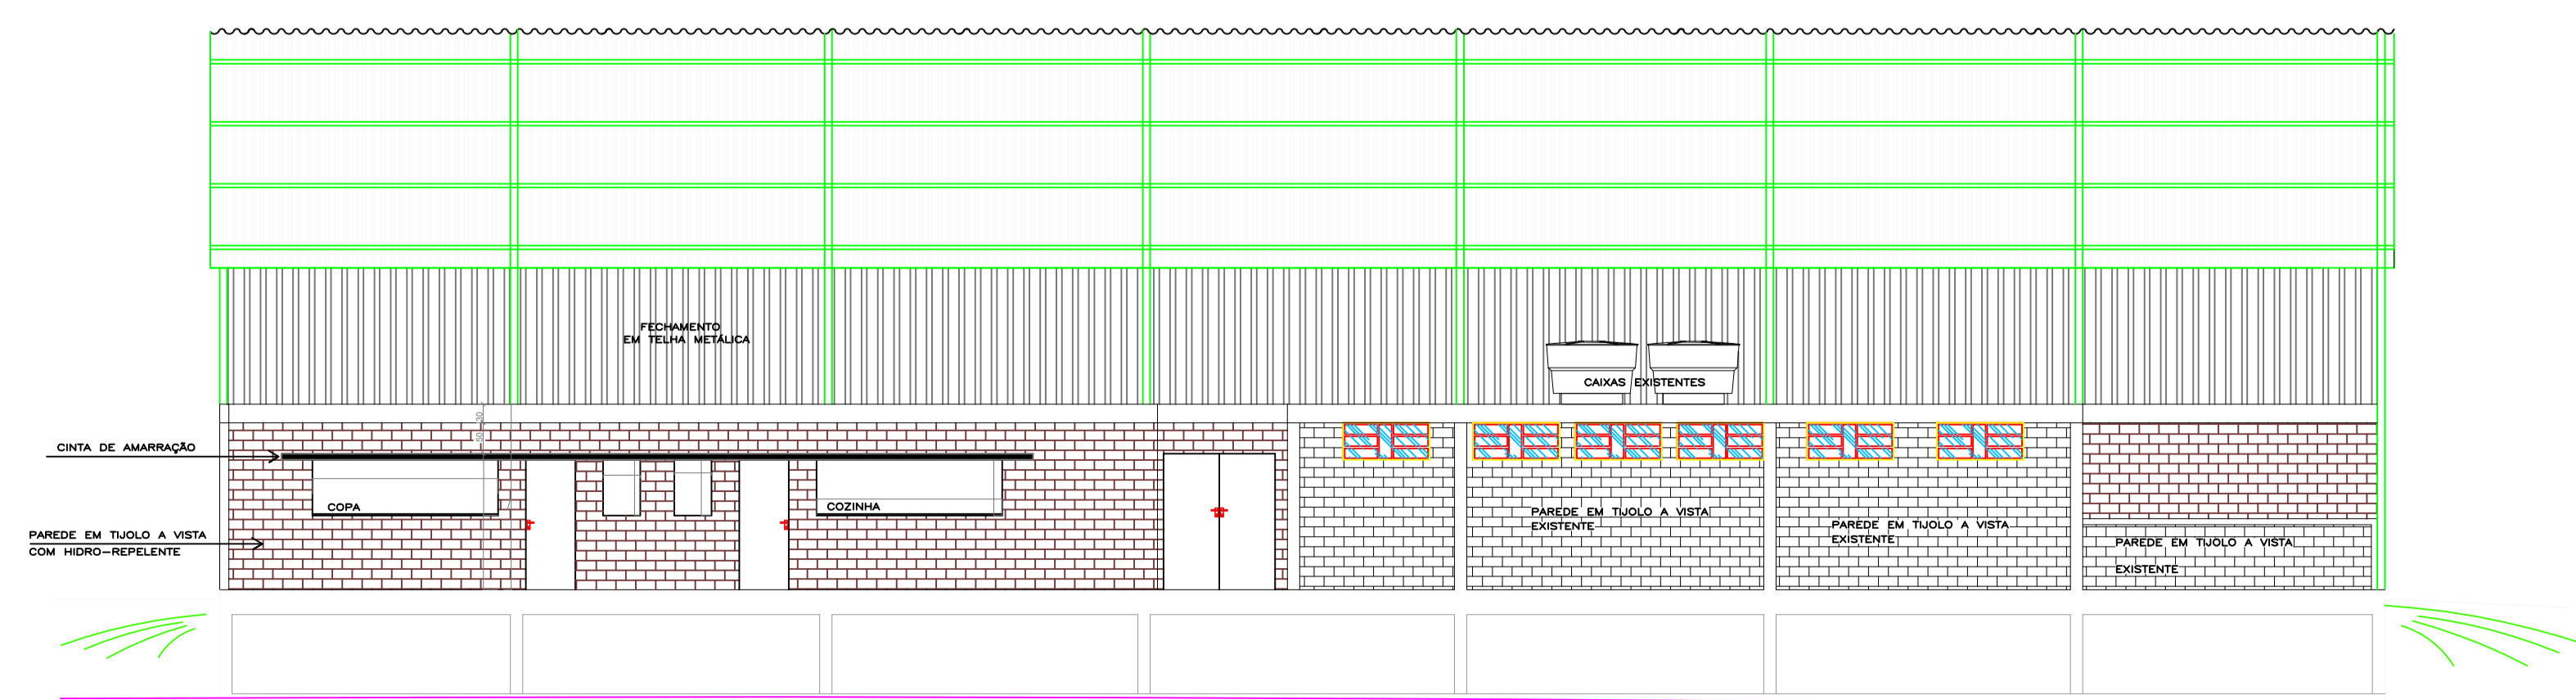


CORTE

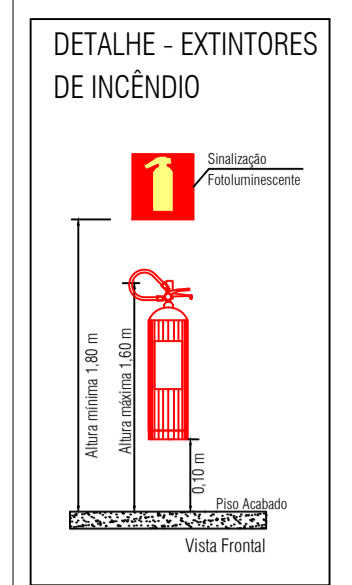


Detalhe RT CBARS nº 14/2016

Simbolização	Significado	Aproximação em Projeto
	Extintor	
	Alarme	
	Luminária de emergência	
	Central de detecção e alarme	
	Acionador manual de alarme de incêndio	
	Placa de furação de emergência	
	Placa de furação de emergência	
	Placa de furação de emergência	
	Placa de furação de emergência	
	Placa de furação de emergência	
	Placa de furação de emergência	

Simbolização	Significado	Aproximação em Projeto
	Extintor	
	Alarme	
	Luminária de emergência	
	Central de detecção e alarme	
	Acionador manual de alarme de incêndio	
	Placa de furação de emergência	
	Placa de furação de emergência	
	Placa de furação de emergência	
	Placa de furação de emergência	
	Placa de furação de emergência	
	Placa de furação de emergência	

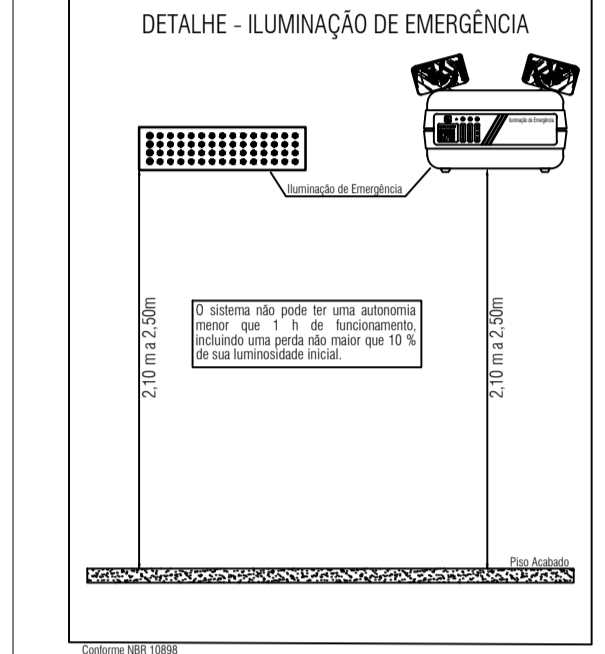

Detalhe RT CBARS nº 11 - Para 12016

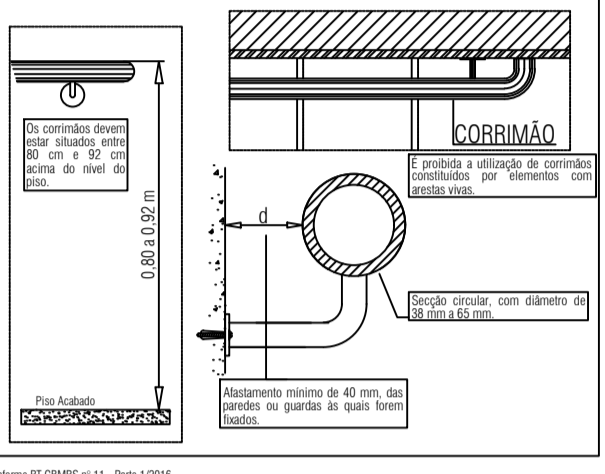

Detalhe RT CBARS nº 11 - Para 12016

EDIFICAÇÃO: Prefeitura Municipal de Cruzaltense - Salão comunitário Linha Progresso	TIPO DE PROJETO: PREVENÇÃO DE INCÊNDIO
LOCALIZAÇÃO: Linha Progresso, s/n - Bairro interior - Cruzaltense - RS.	
AUTOR DO PROJETO: Engenheira Civil Josiane Fátima Betencourt CREA - RS 278641	PROPRIETÁRIO/RESPONSÁVEL: Prefeitura Municipal de Cruzaltense Rely José Longo
TÍTULO: PBX_ edificação Planta de corte	ESCALA: 1:100
DATA: Abril_2020	ÁREA: 1213,60 m²
	FRANCHA: 03
PROPRIETÁRIO/RESPONSÁVEL	RESPONSÁVEL TÉCNICO